

Mapa do celów projektowych

Skala 1:500 Ark. 2/2

Sekcja mapy 6.182.28.08.2.2, 6.182.28.08.2.4,
6.182.28.09.1.1, 6.182.28.09.1.3

Województwo: KUJAWSKO-POMORSKIE
Jednostka ewidencyjna: 041804_5 Brześć Kujawski
Obręb: 041804_5.0025 Stary Brześć Kolonia
dz. nr wg zakresu
Nr zgłoszenia: GGN.6640.2602.2022
Układ współrzędnych płaskich prostokątnych: PL_2000/6
Układ wysokościowy: PL-EVRF2007-NH
Układ odniesienia: PL-ETRF 2000
Mapa aktualna w oznaczonym zakresie na dzień 01.08.2022r.
W obszarze aktualizacji nie sprawdzono służebności gruntowych.
Nie wyklucza się istnienia w terenie innych nie wykazanych
na niniejszej mapie urządzeń podziemnych, które nie były
zgłoszone do inwentaryzacji lub o których brak jest informacji
w instytucjach branżowych.

wykonawca

USŁUGI GEODEZYJNE

Bartosz Pałaszewski

Wierzbice 7, 87-820 Kowal

NIP 888 290 43 71, Regon 360 738 847

inż. geodeta

inż. geodeta


Wzrost: 1,80 m, Ciężar ciała: 75 kg, Data urodzenia: 01.09.1982, Miejsce urodzenia: Brześć Kujawski, Nr dowodu: 1234567890, Data ważności: 31.12.2025, Data wydania: 01.09.2022, Data ważności: 31.12.2025, Data wydania: 01.09.2022, Data ważności: 31.12.2025, Data wydania: 01.09.2022	
ZAKŁAD USŁUG KOMUNALNYCH ul. Władysława Łośki 1 87-880 BRZEŚĆ KUJAWSKI tel. 54 252 12 06 NIP 888-24-28-323, Regon 910870219	

ZAKŁAD
USŁUG KOMUNALNYCH
ul. Władysława Łośki 1
87-880 BRZEŚĆ KUJAWSKI
tel. 54 252 12 06
NIP 888-24-28-323, Regon 910870219

Współrzędne: 20.12.2022

ZASTĘPCA DYREKTORA

mgr inż. Ernestyna Chojnach

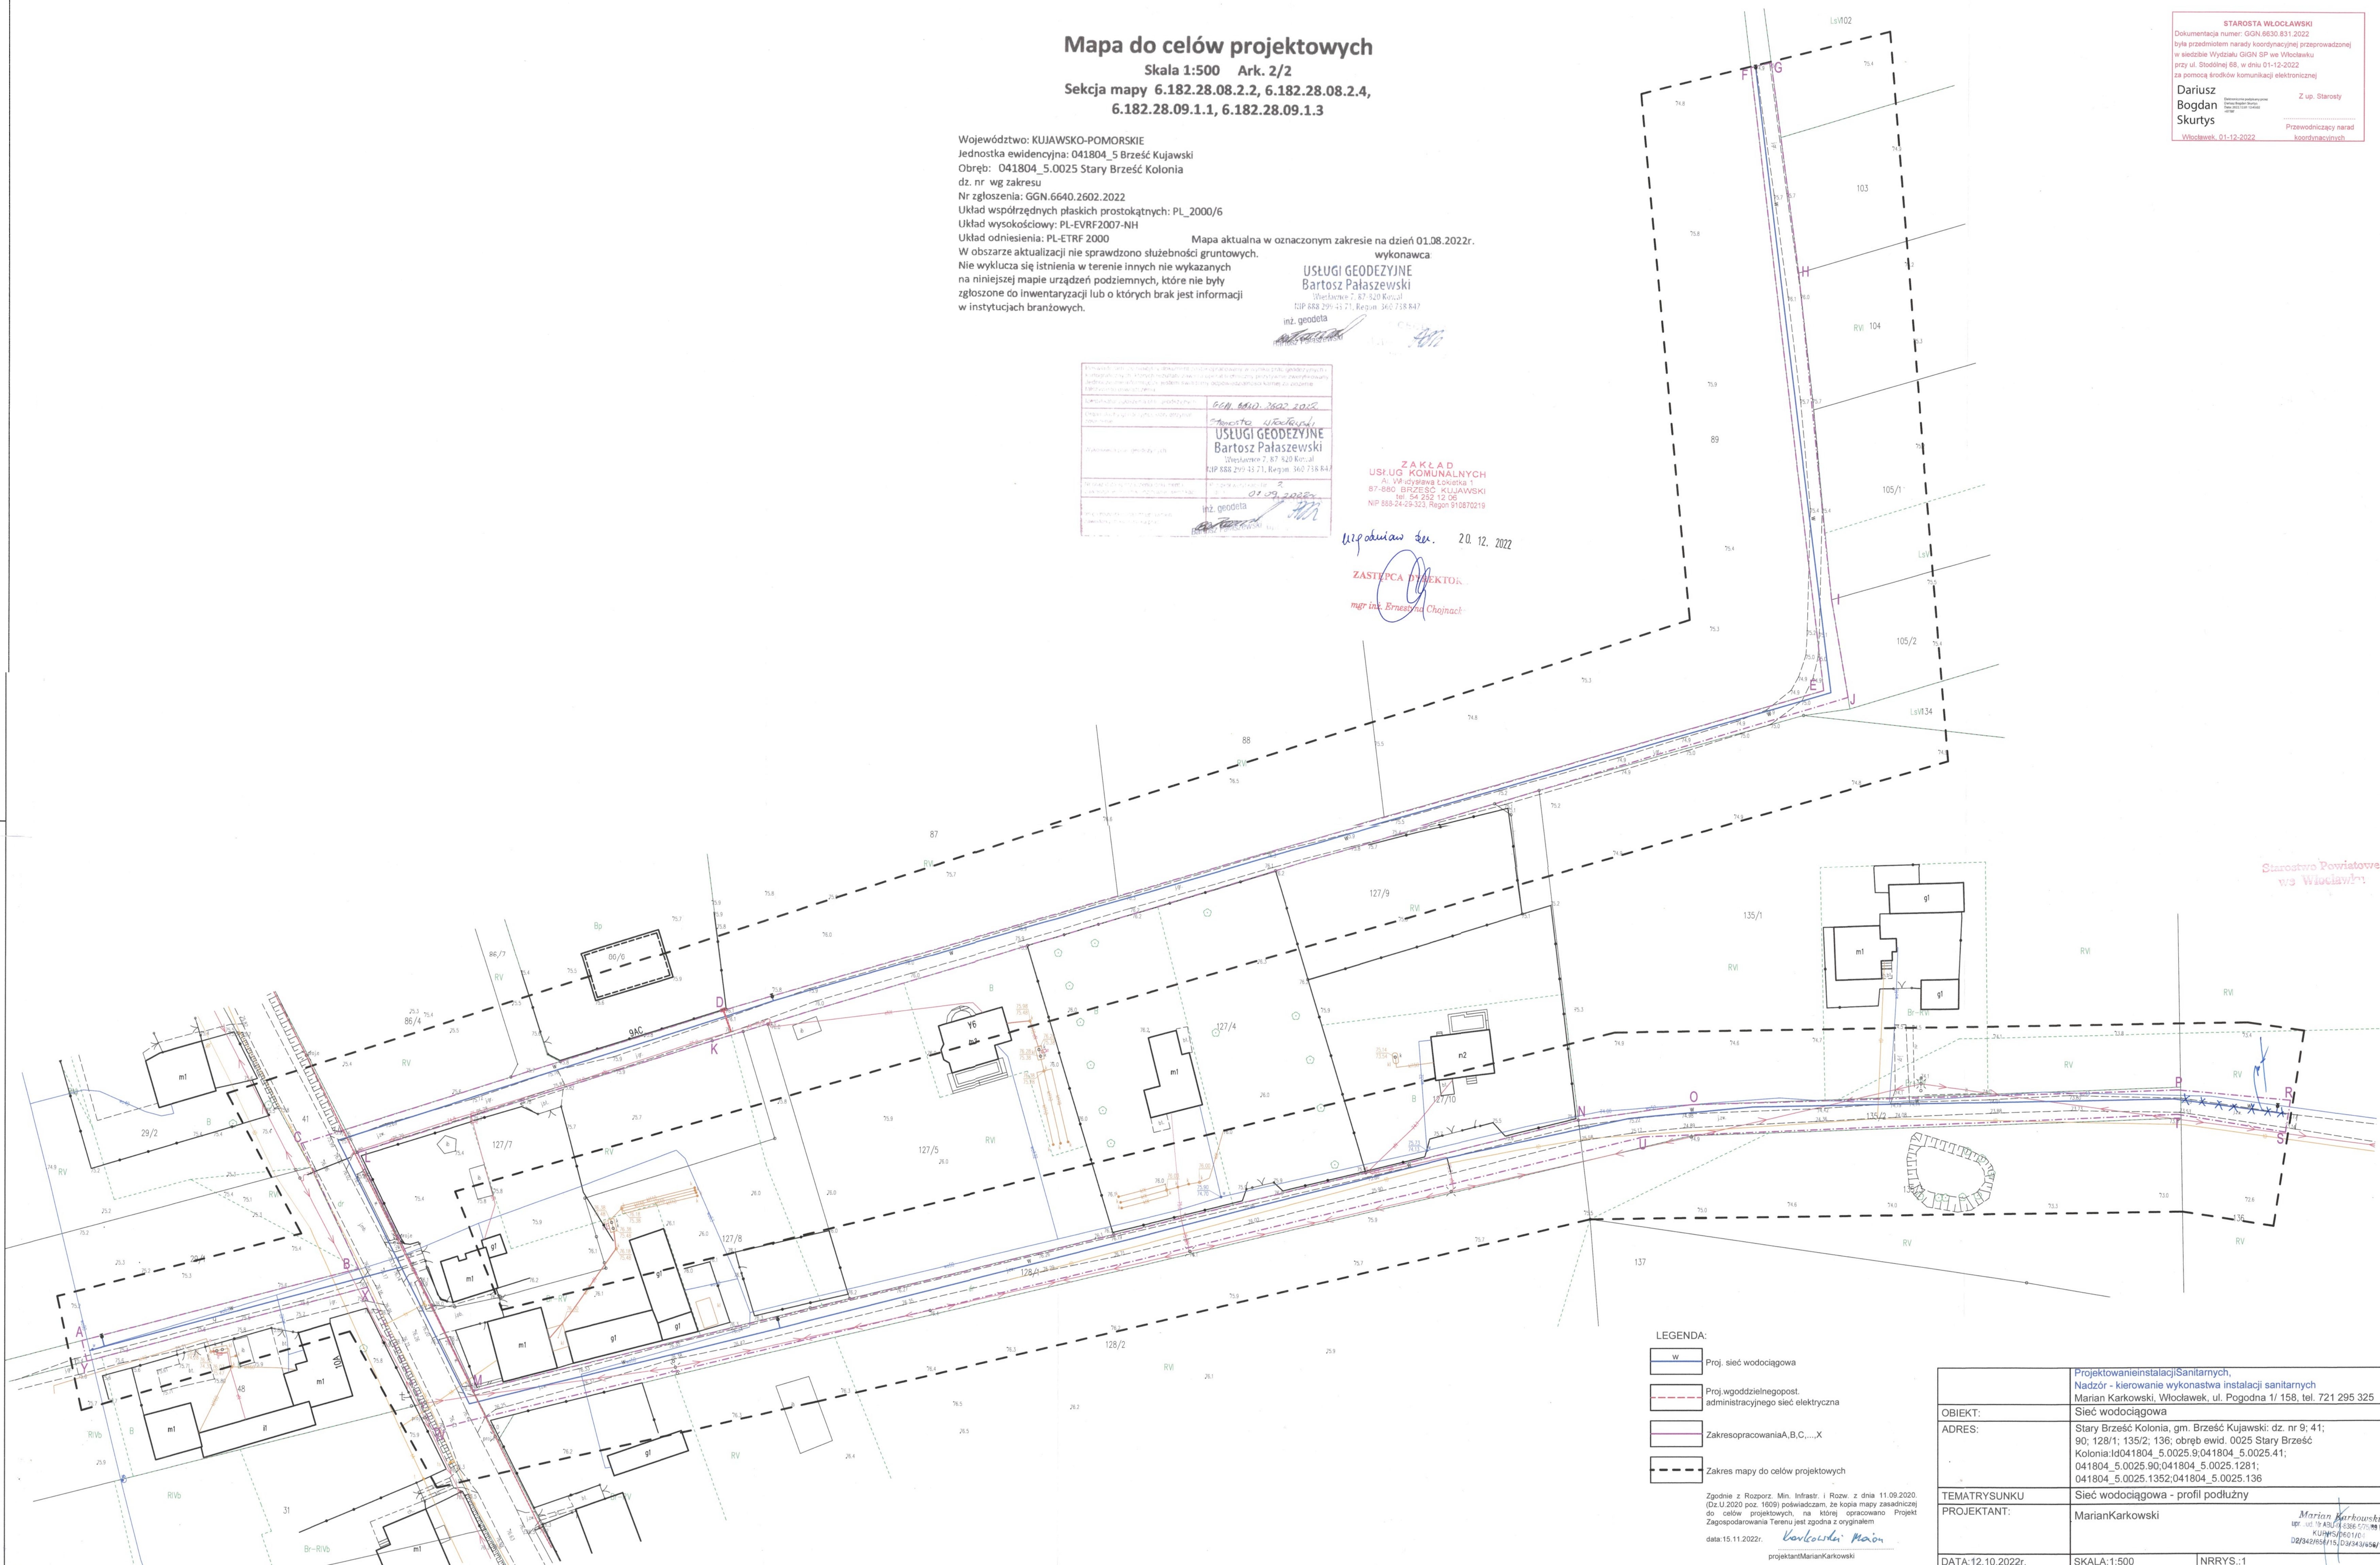

LEGENDA:

- W Proj. sieć wodociągowa
- Proj. wodg. zdeln. ogost. administracyjnego sieć elektryczna
- Zakres opracowania A, B, C, ..., X
- Zakres mapy do celów projektowych

Zgodnie z Rozporz. Min. Infrastr. i Rozw. z dnia 11.09.2020.
(Dz.U. 2020 poz. 1609) poświadczam, że kopia mapy zasadniczej
do celów projektowych, na którą opracowano Projekt
Zagospodarowania Terenu, jest zgodna z oryginałem
data: 15.11.2022r. *Karlowski Marian*
projektant Marian Karkowski

	Projektowanie instalacji Sanitarnych, Nadzór - kierowanie wykonawstw instalacji sanitarnych Marian Karkowski, Włocławek, ul. Pogodna 1/158, tel. 721 295 325
OBIEKT:	Sieć wodociągowa
ADRES:	Stary Brześć Kolonia, gm. Brześć Kujawski; dz. nr 9; 41; 90; 128/1; 135/2; 136; obręb ewid. 0025 Stary Brześć Kolonia; Id041804_5.0025.9; 041804_5.0025.41; 041804_5.0025.90; 041804_5.0025.1281; 041804_5.0025.1352; 041804_5.0025.136
TEMATRY SUNKU	Sieć wodociągowa - profil podłużny
PROJEKTANT:	Marian Karkowski
DATA: 12.10.2022r.	SKALA: 1:500
	NRRYS.: 1

Starostwo Powiatowe
w Włocławku