


PROJEKTANT	PROJEKT Zagospodarowania Terenu - budowa sieci wodociągowej
ADRES	Stary Brześć Kolonia gm. Brześć Kujawski : dz. nr 9 : 41 : 90 : 128/1 : 135/2 : 136 Obręb ewid. 0025 Stary Brześć Kolonia : Id 041804_5.0025.90 : 041804_5.0025.90 : 041804_5.0025.41 : 041804_5.0025.128/1 : 041804_5.0025.135/2 : 041804_5.0025.136
OBIEKT	Stacja wodociągowa
	Marian Karkowski 87-800 Włocławek ul. Pogodna/158 tel. 721 295 325 Projektowanie Instalacji Sanitarnych i Sanitarnej kierowanie wykonawstwami sanitarnymi
	Data: 06.10.2022r. Skala 1:500 Rys. 1

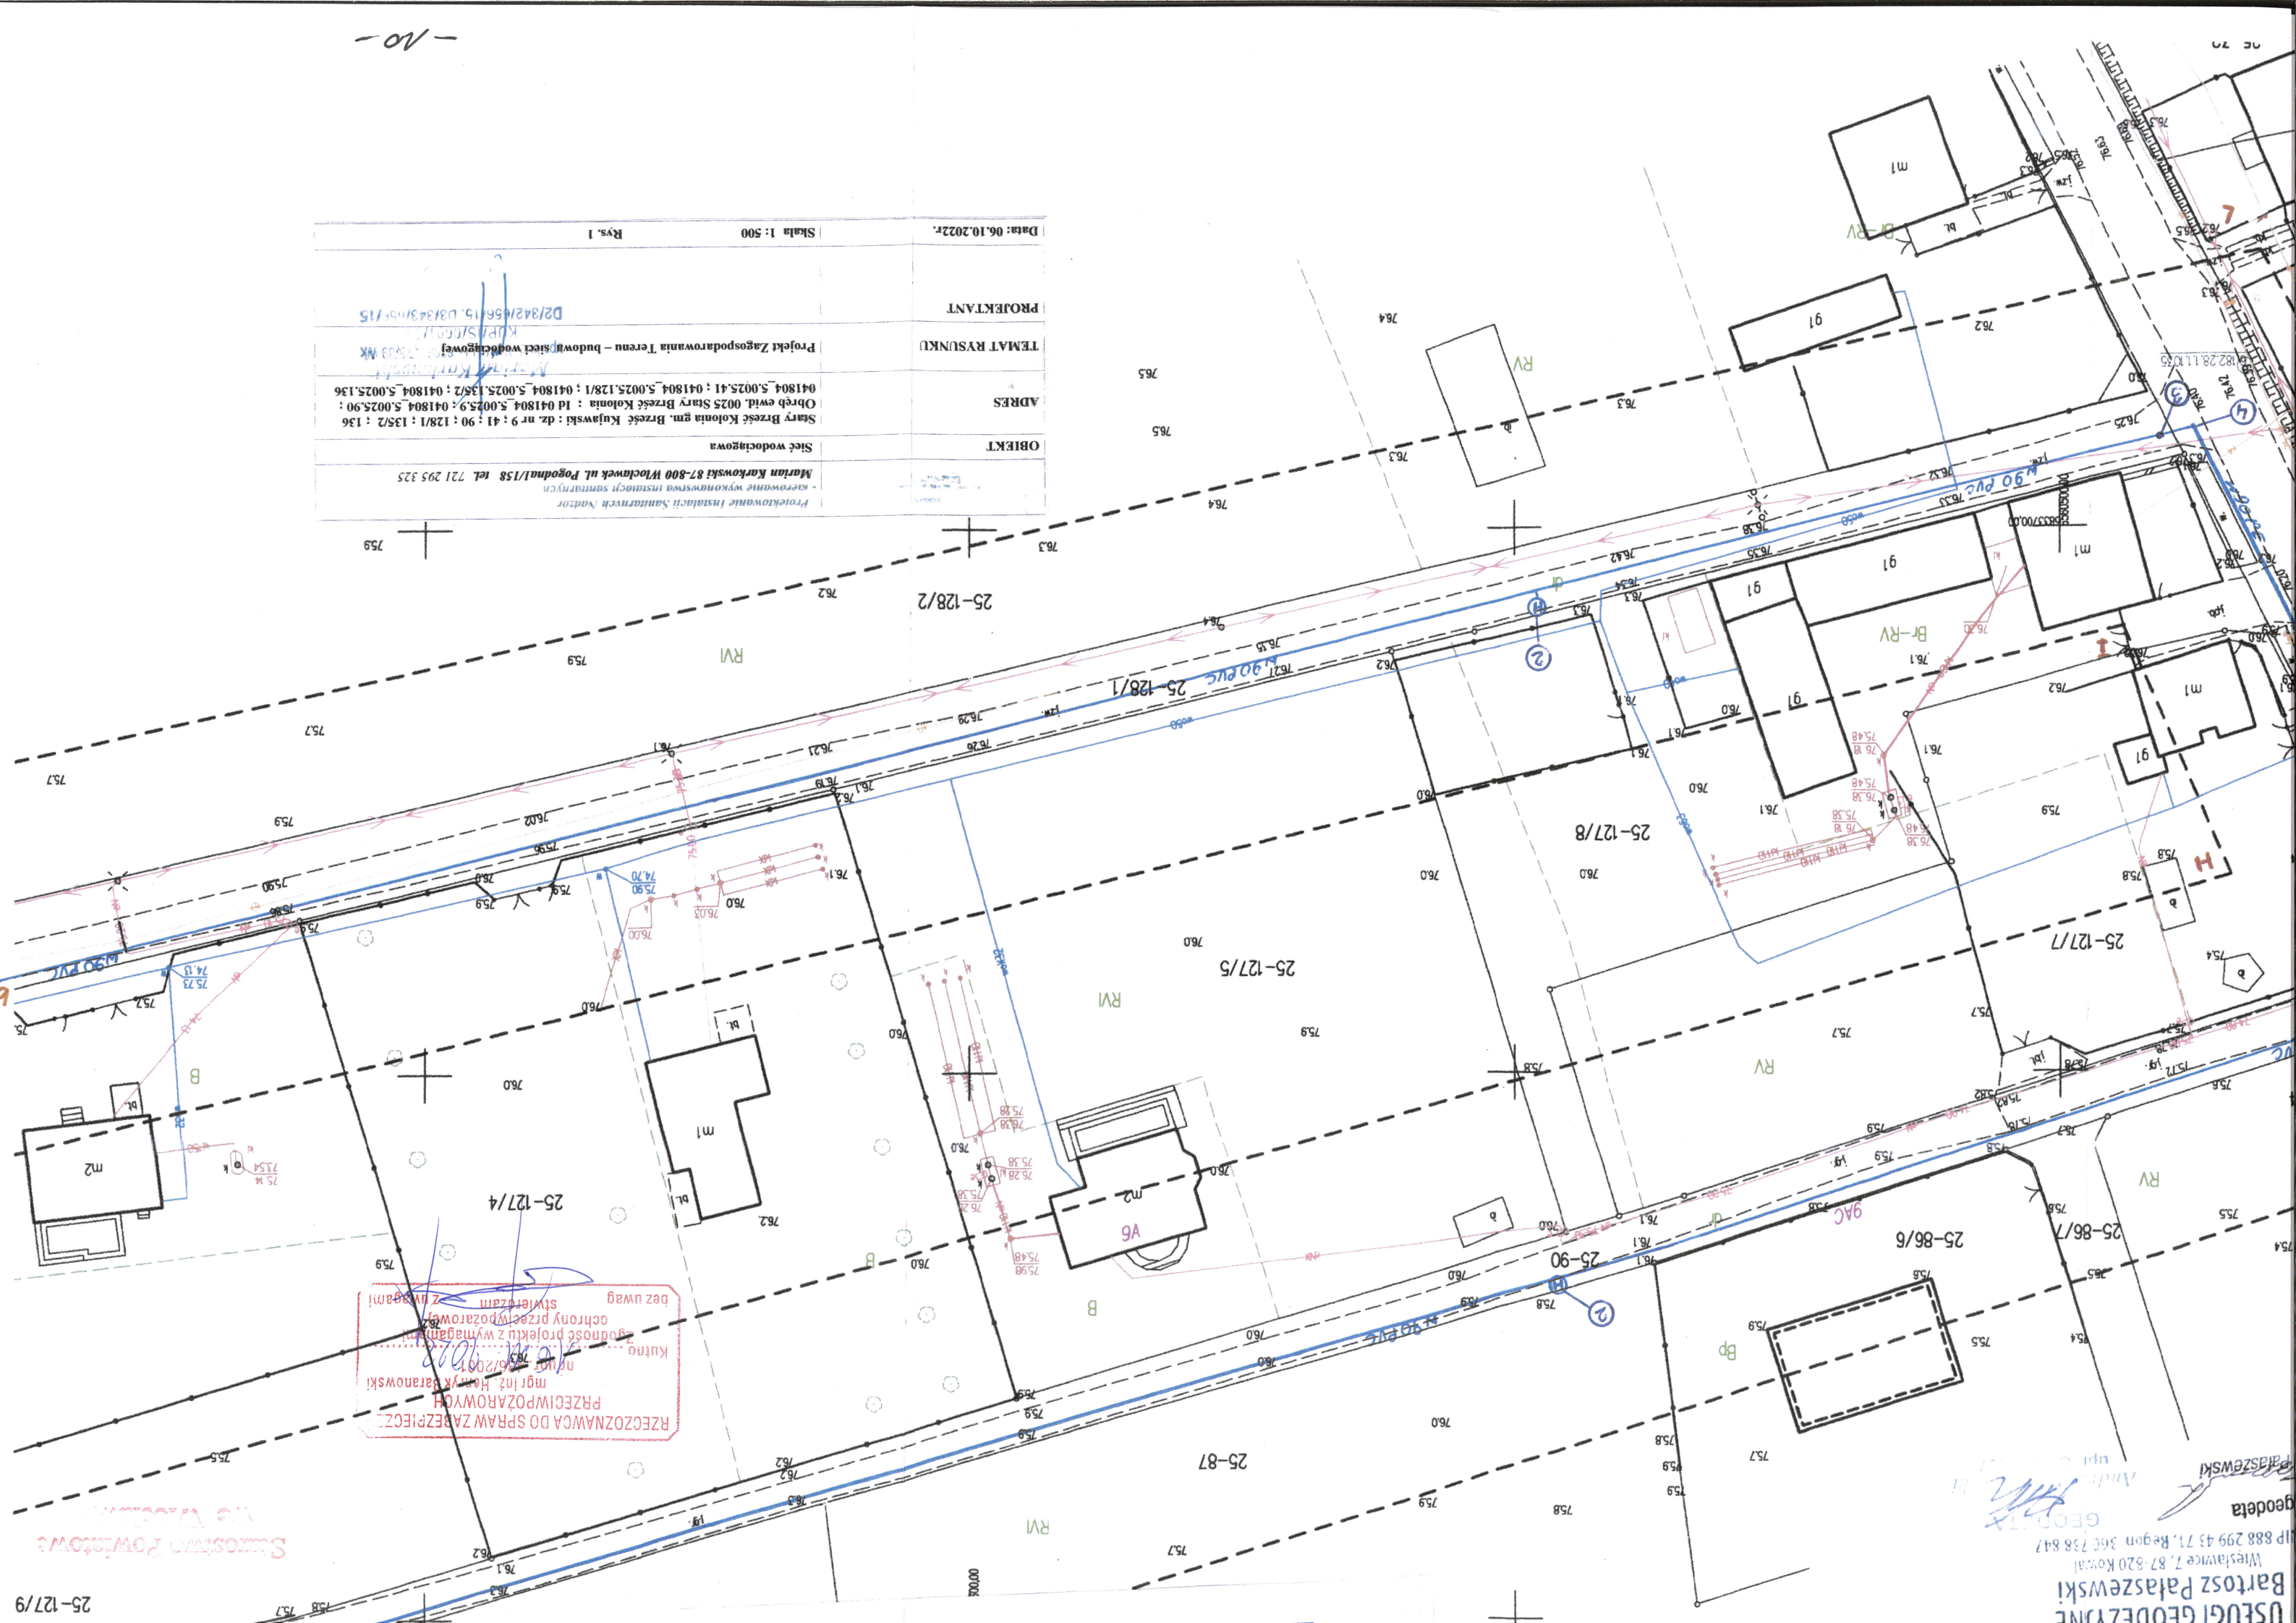

RZECZOZNAWCA DO SPRAW ZABEZPIECZENIA
mgr inż. Henryk Karanowski
nr upraw. 156/2001
Kuligowski
godność projektu z wymaganiami
ochrony przeciwpożarowej
z uwagami
bez uwag

USŁUGI GEODEZYJNE
Bartosz Palaszewski
Mieślanie 7, 87-820 Kowal
IP 888 299 43 71, Region 366 738 847
geodeta
Andrzej Palaszewski

Stacja Powiatowa
w Włocławku

25-127/9