

## Skala 1

**6.182.28.09**

Województwo: KUJAWSKO-POMORSKIE

Jednostka ewidencyjna: 041804\_5 Brześć Kujawski

Obręb: 041804\_5.0025 Stary Brześć Kolonia

dz. nr wg zakresu

Nr zgłoszenia: GGN.6640.2602.2022

Układ współrzędnych płaskich prostokątnych: PL


Układ wysokościowy: PL-EVRF2007-NH

Układ odniesienia: PL-ETRF 2000

**W obszarze aktualizacji nie spraw**

W obszarze aktualizacji nie sprawdzono służebno  
Nie wykluca się istnienia w terenie innych nie wn  
na niniejszej mapie urządzeń podziemnych, które  
zgłoszone do inwentaryzacji lub o których brak je  
w instytucjach branżowych.

<p>PROJEKTANT</p> <p>02/342/656/15. D3/343000P/15</p>	<p>DATA: 12.10.2022 r.</p> <p>SKALA: 1: 500</p> <p>KRS: 14</p>
<p>PROJEKT RYSUNKU</p> <p>Projekt Zagospodarowania Terenu – budowa sieci wodociągowej</p>	<p>ADRES</p> <p>Stary Brześć Kolonia gm. Brześć Kujawski; dz. nr 9: 41; 90; 128/1; 135/2; 136          Obryb ewid. 0025 Stary Brześć Kolonia : Id 041804_5.0025.9 : 041804_5.0025.90 :          041804_5.0025.41 : 041804_5.0025.128/1; 041804_5.0025.135/2 : 041804_5.0025.136</p>
<p>OBIEKT</p> <p>Stacja wodociągowa</p>	<p>MIANIE KARKOWSKI 87-800 WŁOCŁAWEK UL. POGODNA/158 TEL. 721 295 325</p> <p>PROJEKTOWANIE INSTALACJI SANITARNYCH (WADZOR)</p> <p>WYKONANIE WYKONAWSTWA INSTALACJI SANITARNYCH</p>

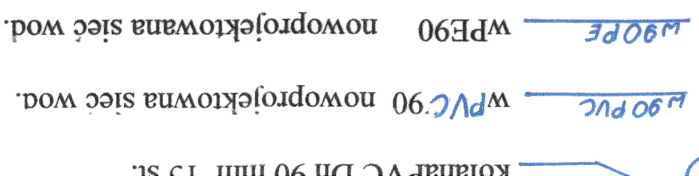

Zgodnie z Rozporządzeniem Ministra Infrastruktury i Rozwoju z dnia 22.09.2015 / Dz.U 67 z 2015 poz. 1554 / poświadczam że kopia mapy zasadniczej do celów projektowych na której opracowano Projekt Zagospodarowania Terenu – sieć wodociągowa jest zgodna z oryginałem